

4階 平面図 S=1/600

凡例


	工事車両ルート
	工事車両 駐車スペース
	資材・産廃置き場
	屋外機置場
	使用トイレ (1階 トイレ)
	工事対象教室 (2階 国際教室・個別級)
	休日出入口
	近隣「お知らせ」投函エリア

周辺道路を示す。  
(車両通行・搬出入ルート)

作業時間 8:30~17:00 (作業員退出 17:30)	
車両入場 8:00	車両退場 18:00

※土曜日キッズクラブあるので  
児童に注意する。

※警備の解除  
(株) 神奈川警備保障 045-314-1693  
※喫煙は、学校周辺では厳禁とする。

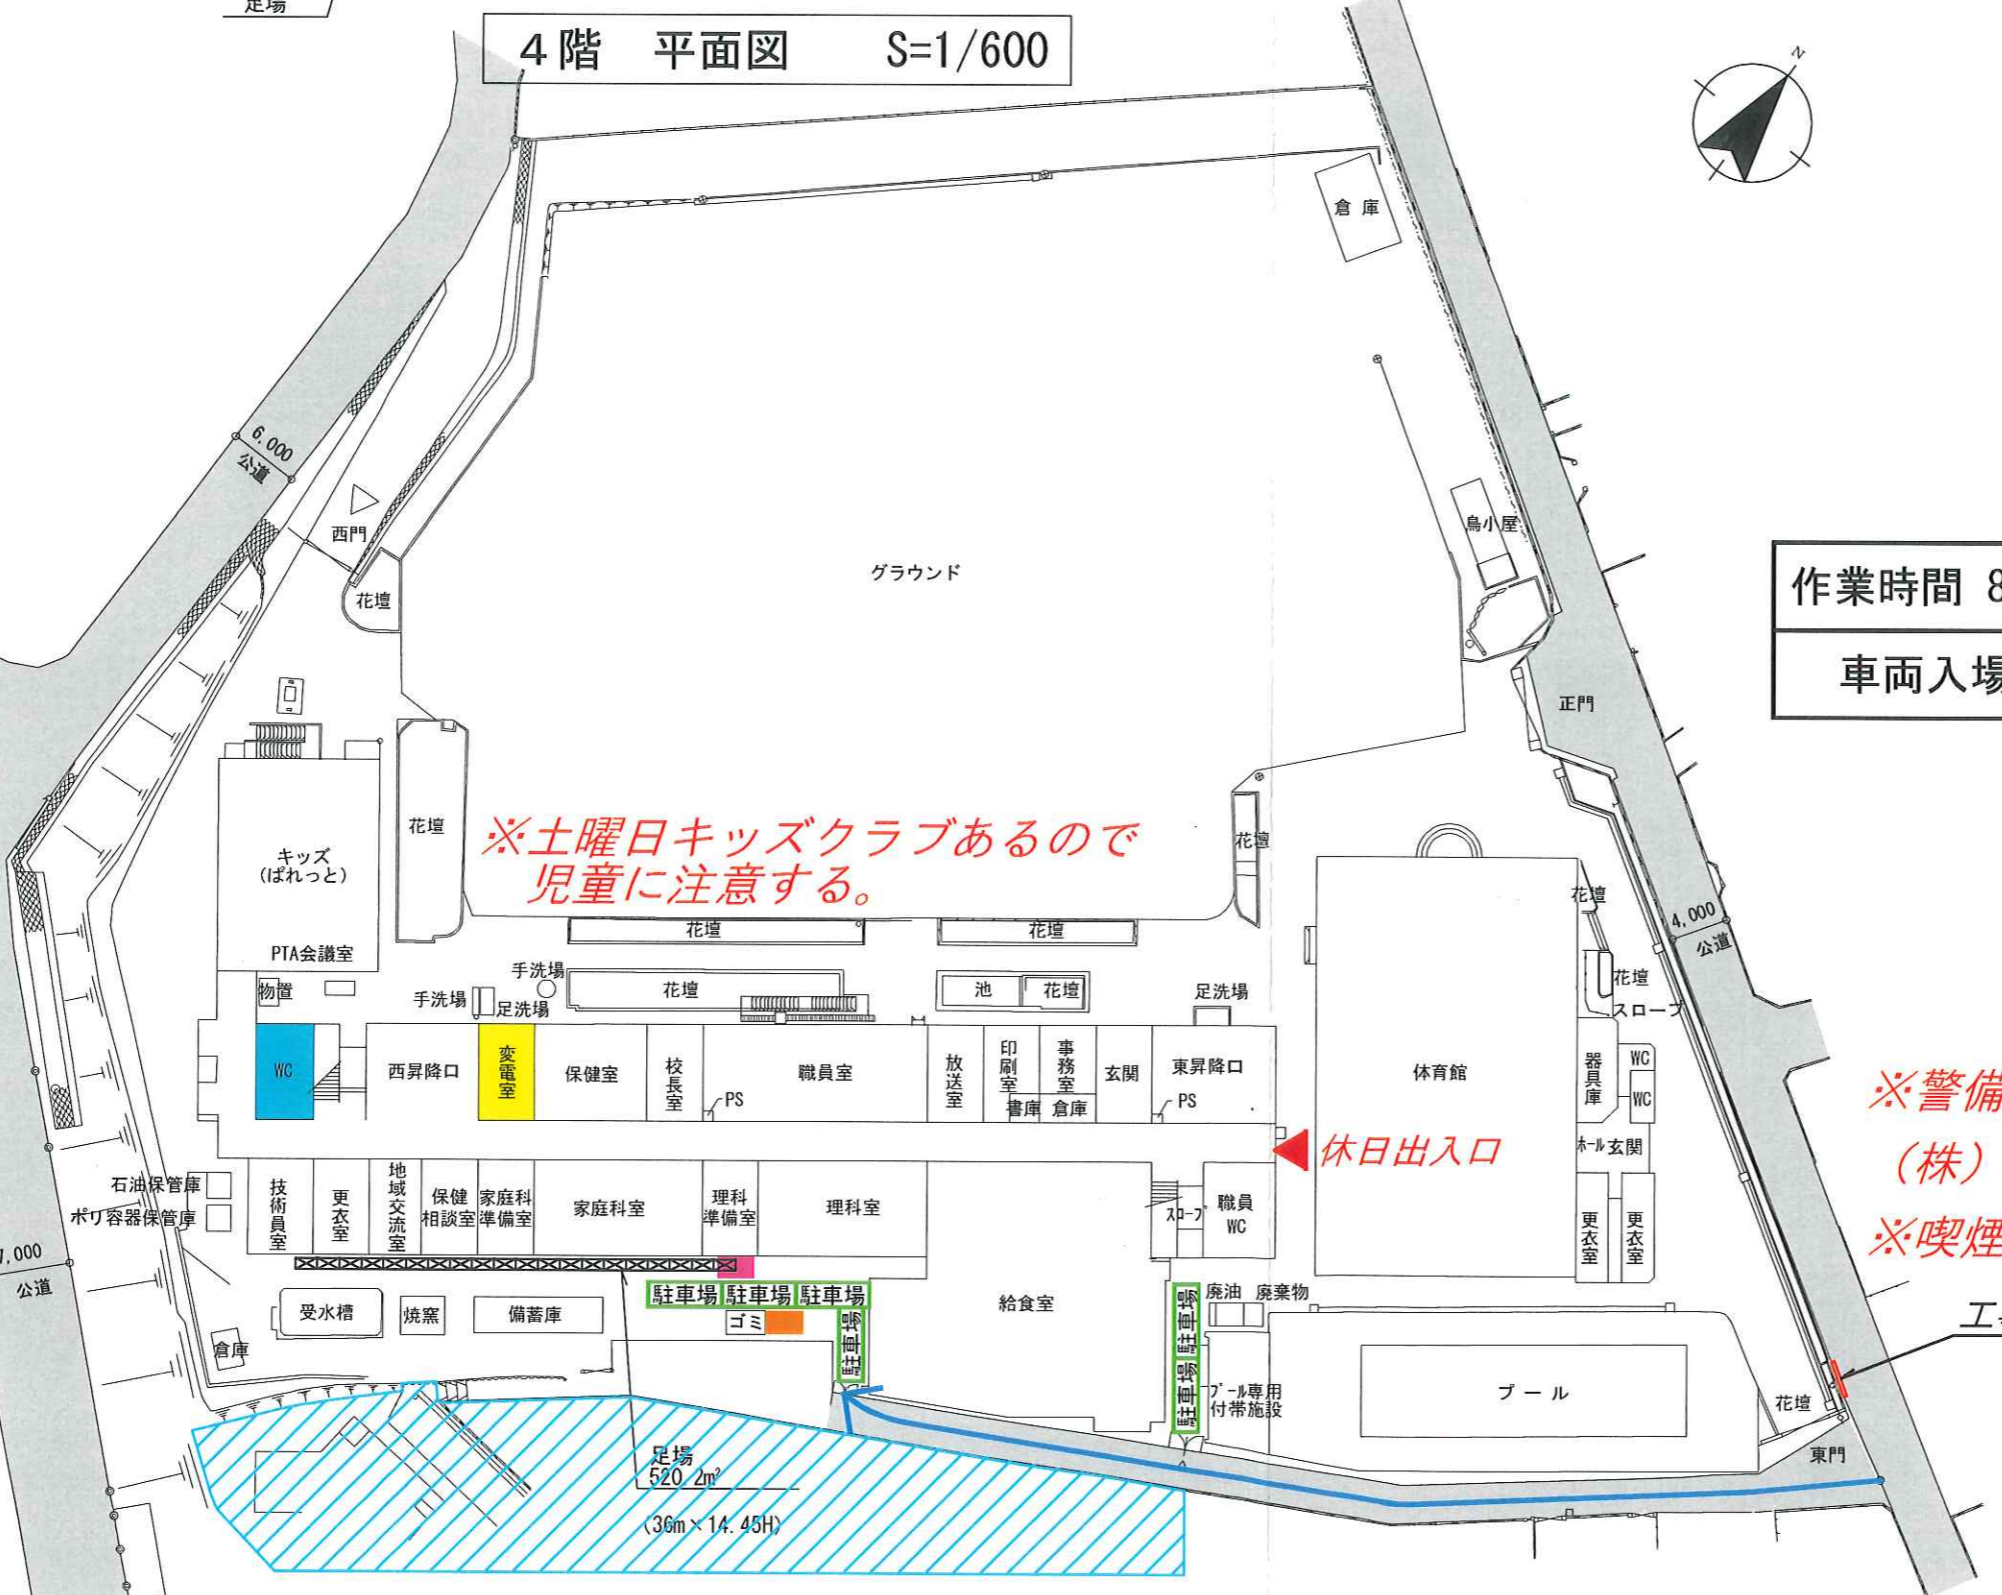

配置図・1階平面図 S=1/600

工事掲示板

工事名称	大口台小学校 不足教室空調設備設置工事		
工事区分	空調設備	図面番号	00
図面名称	仮設計画図	年月日	2020.06.23
		縮尺	A3 1/600
		参照番号	No. ****
請負者	株式会社 光電社	代理人	担当者 作図者